


legenda místností

č.m.	název místnosti	plocha(m2)
1.01	chodba	17,73
1.02	příruční sklad	9,29
1.03	pracovna	21,55
1.04	pracovna	20,63
1.05	pracovna	19,76
1.06	pracovna	20,14
1.07	pracovna	20,44

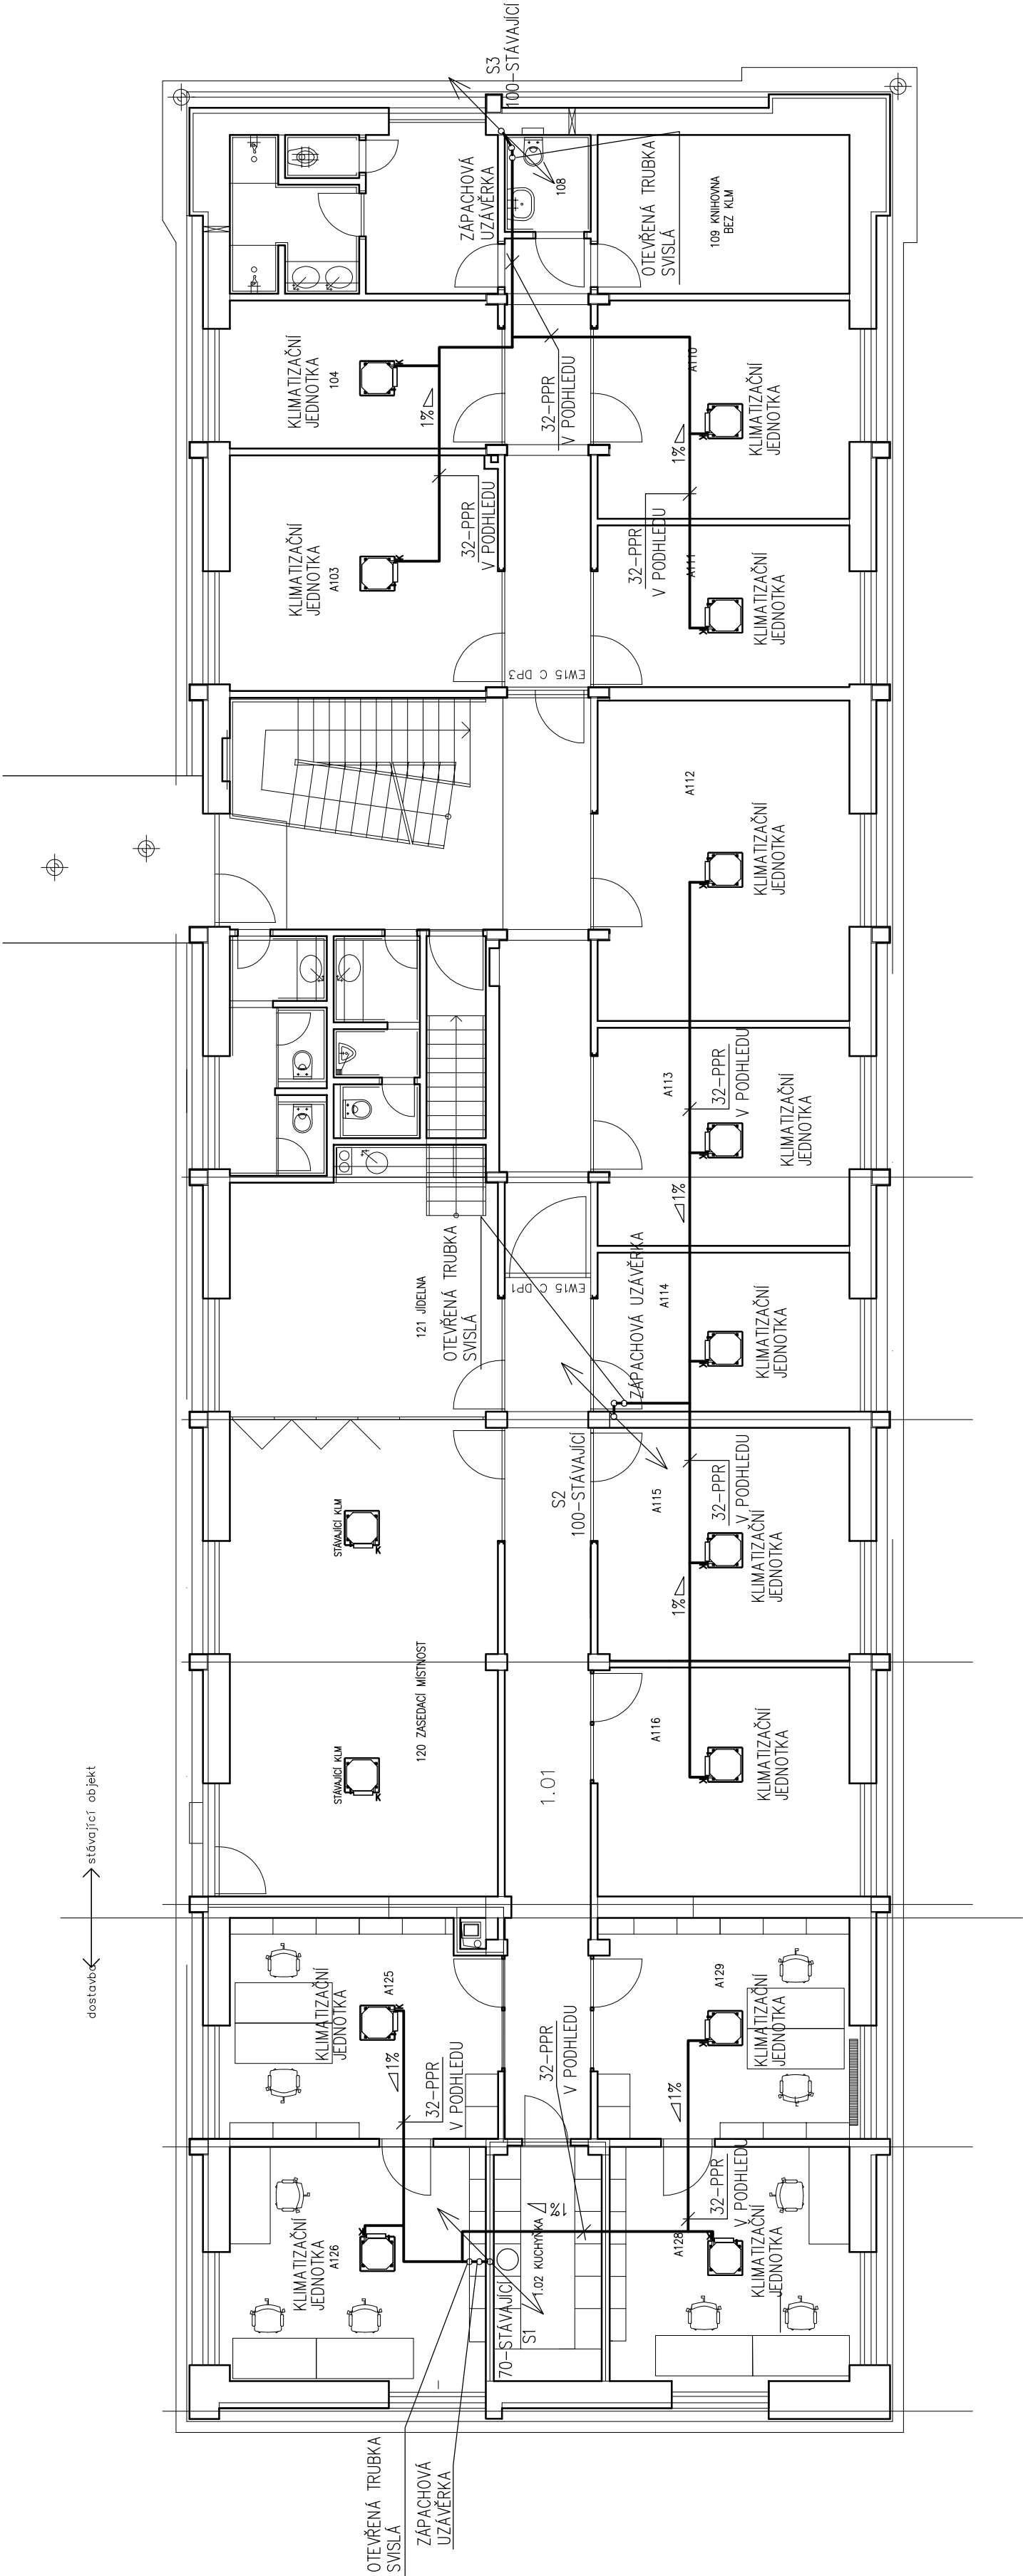

ZODP. PROJEKTANT ING. PETR ANDRYS	VYPRACOVAL ING. ALENA VAŠČÁKOVÁ	KONTROLOVAL ING. PETR ANDRYS	Technika budov, s.r.o. Křenová 307/42 602 00 Brno
Objednatel: ÚSTAV VÝZKUMU GLOBÁLNÍ ZMĚNY AV ČR, v.v.i., Bělidla 986/4a, Brno			FORMÁT 3 x A4
Akce: KLIMATIZACE V PROSTORÁCH ÚSTAVU VÝZKUMU GLOBÁLNÍ ZMĚNY AV ČR, v.v.i, BĚLIDLA 986/4a, BRNO			DATUM 11/2017
Profese: VZT+ZTI			ÚČEL DPS
Objekt: PS 01			Č. ZAKÁZKY 1778
Obsah: ODVOD KONDENZÁTU-PŮDORYS 1.NP			Č. KOPIE
MĚŘÍTKO 1:100			Č. VÝKRESU D2.01.01-104